




PLANTA BAIXA
ESCALA 1:100
MEDIDAS EM CENTÍMETROS

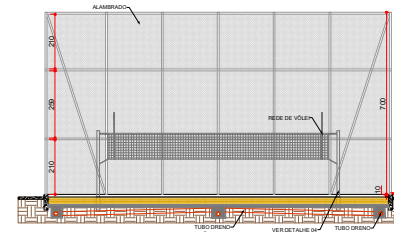


CORTE A-A
ESCALA 1:100
MEDIDAS EM CENTÍMETROS

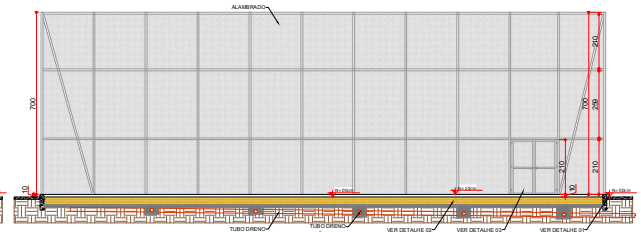


CORTE B-B
ESCALA 1:100
MEDIDAS EM CENTÍMETROS

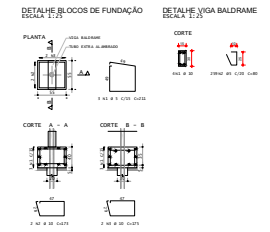


DETALHE BLOCOS DE FUNDAÇÃO
ESCALA 1:25
DETALHE VIGA BALDRAME
ESCALA 1:25

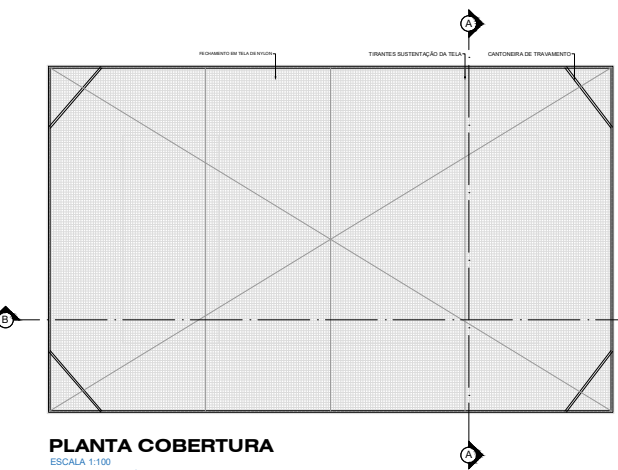


PLANTA COBERTURA
ESCALA 1:100
MEDIDAS EM CENTÍMETROS

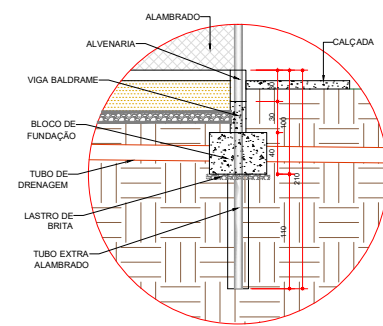


DETALHE 01
ESCALA 1:25
MEDIDAS EM CENTÍMETROS

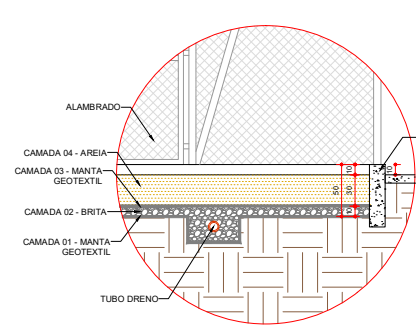


DETALHE 02
ESCALA 1:25
MEDIDAS EM CENTÍMETROS

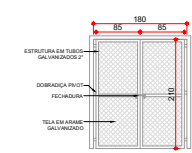


DETALHE 03
ESCALA 1:50
MEDIDAS EM CENTÍMETROS

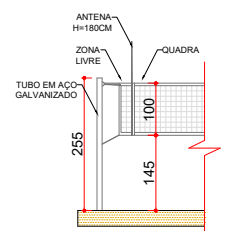


DETALHE 04
ESCALA 1:50
MEDIDAS EM CENTÍMETROS

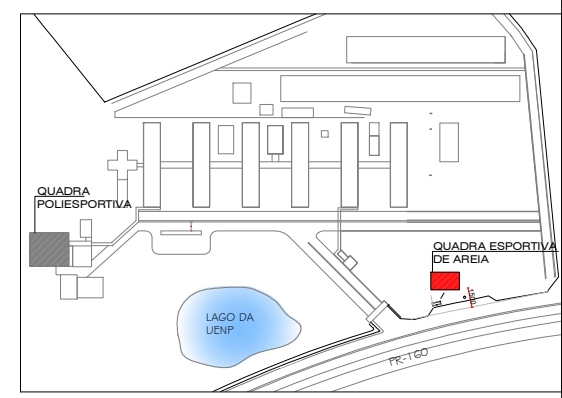

IMPLANTAÇÃO
ESCALA 1:200
MEDIDAS EM CENTÍMETROS

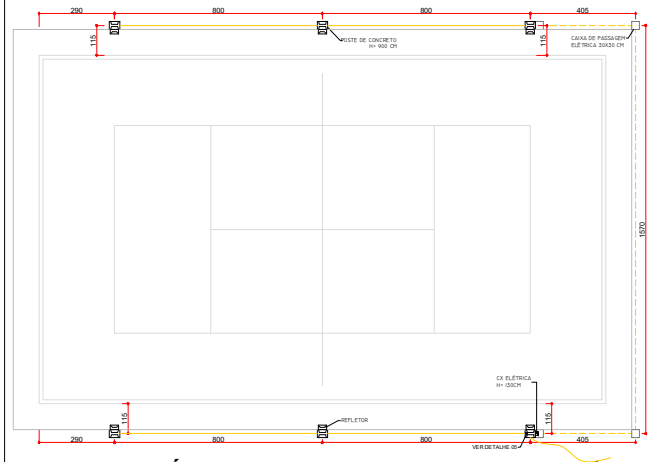


PLANTA - ELÉTRICA
ESCALA 1:100
MEDIDAS EM CENTÍMETROS

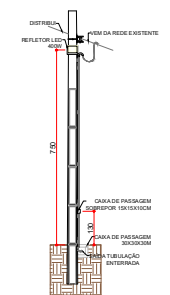

DETALHE 05
ESCALA 1:100
MEDIDAS EM CENTÍMETROS

LEGENDA	
	CABEAMENTO AÉREO
	ELETRODUTOS EMBUTIDOS NO PISO
	CAIXA DE PASSAGEM ENTERRADA 30X30CM
	CAIXA DE PASSAGEM SOBREPOR 15X10X10CM
	LUMINÁRIA REFLETOR 400W

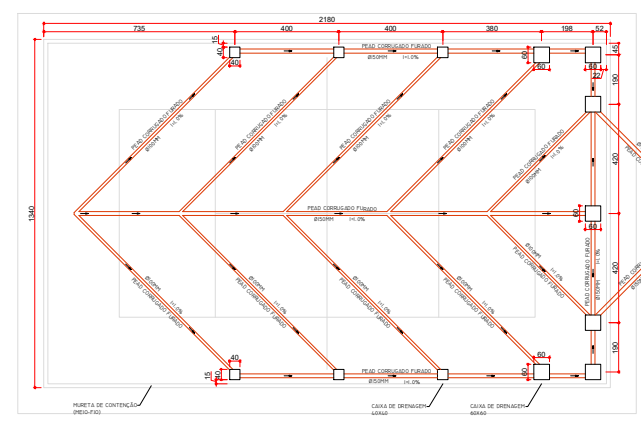

PLANTA - DRENAGEM
ESCALA 1:100
MEDIDAS EM CENTÍMETROS

MATERIAL - DRENAGEM	
CAIXA DE DRENAGEM 60X60	05 UN
CAIXA DE DRENAGEM 60X60	07 UN
TUBO PEAD CORRUGADO PERFURADO 100MM	77,58 M
TUBO PEAD CORRUGADO PERFURADO 150MM	69,27 M

UENP
UNIVERSIDADE ESTADUAL DO NORTE DO PARANÁ

PROJETO: ARQUITETÔNICO

OBRA: CONSTRUÇÃO DA QUADRA ESPORTIVA DE AREIA DO CAMPUS DE CORNELIO PROCÓPIO - CCP

PROPRIETÁRIO: RESPONSÁVEL TÉCNICO

UNIVERSIDADE ESTADUAL DO NORTE DO PARANÁ - UENP

DESENHO: AMANDA ALVES DATA: SETEMBRO/2023 ESCALA: INDICADA PRANCHAS: 1/1

PROPAV
PRO-REITORIA DE PLANEJAMENTO E AVALIAÇÃO INSTITUCIONAL SECRETARIA DE OBRAS