


PLANTA BAIXA


ESCALA 1:150
MEDIDAS EM CENTÍMETROS

- REPARO NO PISO
1. LIMPEZA DA CAMADA VEGETAL;
 2. DEMOLIÇÃO DO PISO;
 3. CONSTRUÇÃO CAIXA DE PASSAGEM;
 4. TUBULAÇÃO DE ÁGUAS PLUVIAIS;
 5. ATERRO;
 6. EXECUÇÃO DO PISO EM CONCRETO.

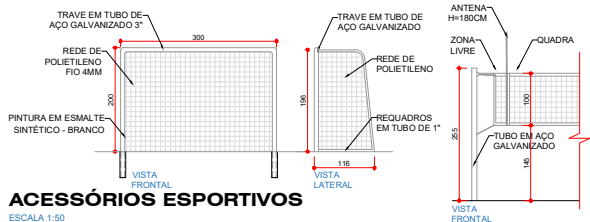


ACESSÓRIOS ESPORTIVOS

ESCALA 1:50
MEDIDAS EM CENTÍMETROS

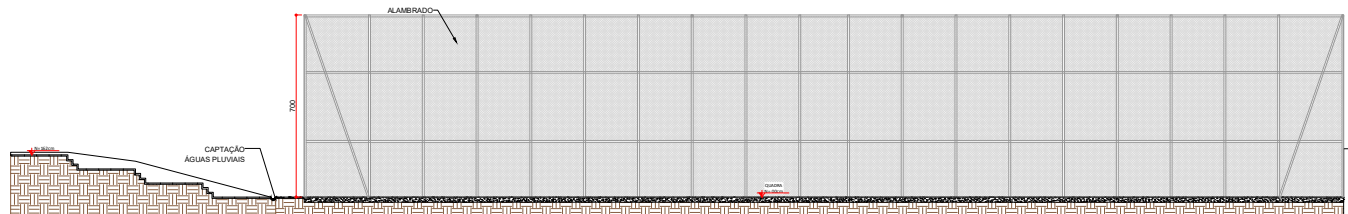


CORTE A-A

ESCALA 1:100
MEDIDAS EM CENTÍMETROS

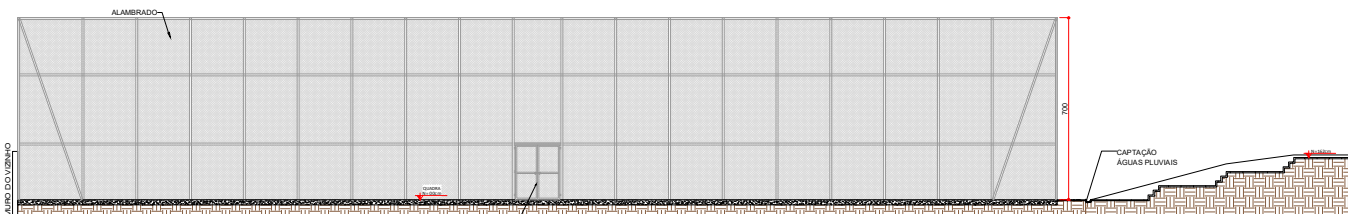


CORTE B-B

ESCALA 1:100
MEDIDAS EM CENTÍMETROS

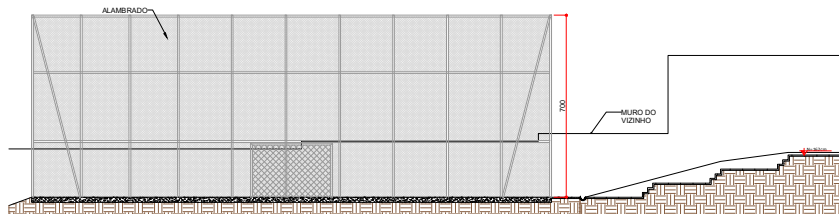

CORTE C-C


ESCALA 1:100
MEDIDAS EM CENTÍMETROS

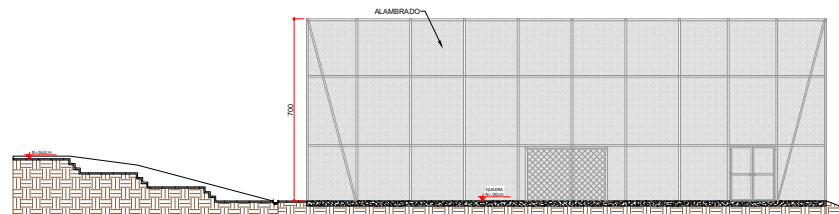

CORTE D-D

ESCALA 1:100
MEDIDAS EM CENTÍMETROS

SIMBOLOGIA	
	MANTER
	À DEMOLIR
	À CONSTRUIR

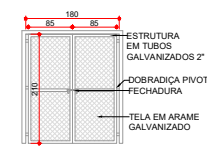


DETALHE 01


ESCALA 1:50
MEDIDAS EM CENTÍMETROS

—UENP— UNIVERSIDADE ESTADUAL DO NORTE DO PARANÁ			
PROJETO ARQUITETÔNICO			
OBRA REFORMA DA QUADRA POLIESPORTIVA DESCOBERTA DO CSS/CI			
PROPRIETÁRIO		RESPONSÁVEL TÉCNICO	
UNIVERSIDADE ESTADUAL DO NORTE DO PARANÁ - UENP			
DESENHO	DATA	ESCALA	FRANCHA
AMANDA ALVES	AGOSTO/2023	INDICADA	
PROF.ª DR.ª LUCIANA L. DE OLIVEIRA			
PRO-REITORIA DE PLANEJAMENTO E AVALIAÇÃO INSTITUCIONAL			
SECRETARIA DE OBRAS			


1/2

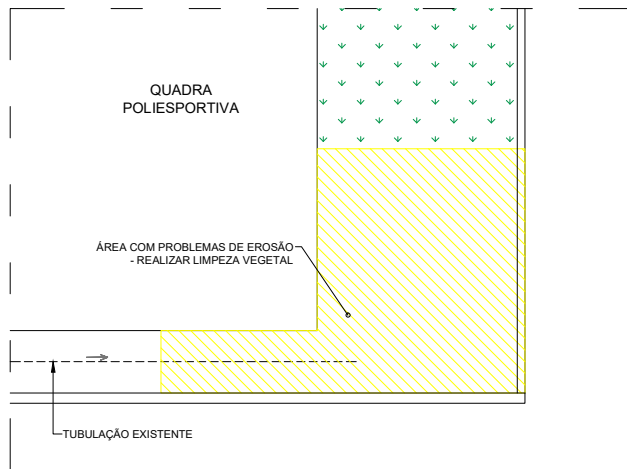


01 - REPARO NO PISO

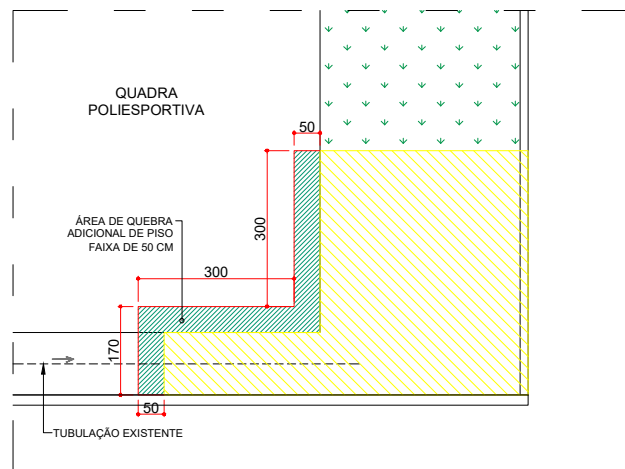


02 - REPARO NO PISO

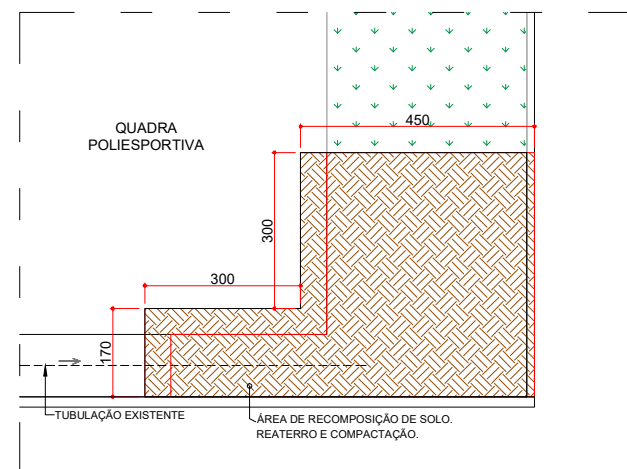

03 - REPARO NO PISO

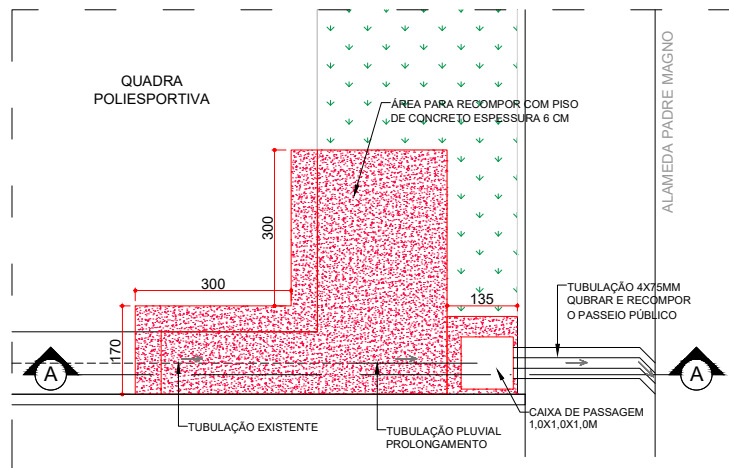

04 - REPARO NO PISO

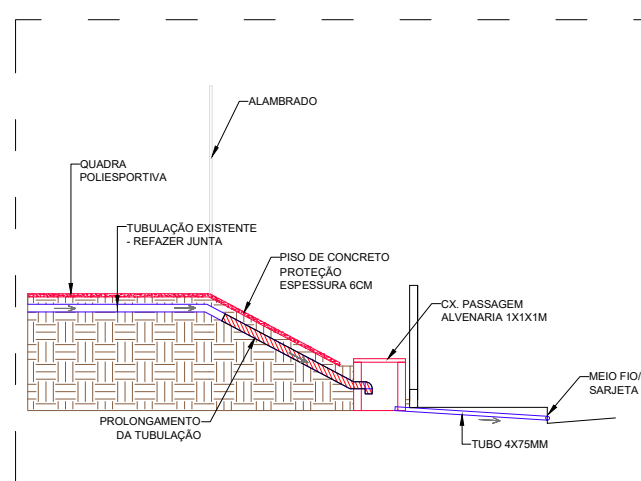

CORTE A-A

UENP UNIVERSIDADE ESTADUAL DO NORTE DO PARANÁ			
PROJETO: ARQUITETONICO			
OBRA: REFORMA DA QUADRA POLIESPORTIVA DESCOBERTA DO CSS/CI			
PROPRIETÁRIO:		RESPONSÁVEL TÉCNICO:	
<small>UNIVERSIDADE ESTADUAL DO NORTE DO PARANÁ - UENP RUA DE ABRIL, 2245 - JARDIM UNIVERSITÁRIO - 85800-000 - FONE (41) 3011-2000</small>			
DESENHO: AMANDA ALVES	DATA: AGOSTO/2023	ESCALA: 1:50	PRANCHA:
PROPAV PRO-REITORIA DE PLANEJAMENTO E AVALIAÇÃO INSTITUCIONAL SECRETARIA DE OBRAS			2/2